

**PLAN ZAGOSPODAROWANIA dz nr 293/3**  
**Dębniaki gm Kowal**

**legenda**

- 1- projektowane przyłącze wodociągowe PE Ø 32mm L = 25m
- 2- punkci czerpalny
- 3- studnia wodomierzowa

województwo kujawsko-pomorskie  
 powiat włocławski  
 gmina 04 1809\_2-Kowal  
 obręb 0004-Dębniaki

dz. nr 293/3  
 sekcja 6.180.3103.14..3.2  
 GGN.6640.2065 2015

układ współrzędnych: PUMG 2000  
 układ wysokościowy: Krosztadt 60

Mapa aktualna w oznaczonym zakresie na dzień 22.09.2015 r.

**wykonawca:**


Zakład Usług Geodezyjno-Kartograficznych  
 Czajkowski  
 85-796 Bydgoszcz, ul. Igłowska 1/201  
 tel. (052) 343-42-94, fax. 052-210-981  
 NIP 521-000-0000, REGON 141075870

Wykonawca: Zakład Usług Geodezyjno-Kartograficznych Czajkowski, ul. Igłowska 1/201, 85-796 Bydgoszcz, tel. (052) 343-42-94, fax. 052-210-981, NIP 521-000-0000, REGON 141075870.	
Data: 2. WRZ 2015	Podpis: [Podpis]
Miejsce: Kowal	Skala: 1:1000

*Wykonano*

Zakład Usług Komunalnych  
 w Przychodniach Leśkowskich  
 87-8204 Opatów, tel. 54 284 23 06  
 NIP 521-006-767  
 REGON 141006767  
 BS Kowal 30.05.2015 0006  
 00 00 2873 2000 0001

Nazwa i adres obiektu	Dokumentacja projektowa przyłącza wodociągowego Dębniaki dz. nr 293/3 gm Kowal		
Tytuł rys.	Plan zagospodarowania terenu		
Projektant, Specjalność, numer uprawnień.	mgr inż. Jerzy Oleczak spec konstrukcyjno budowlana spec instalacyjno - inż WBPP-AN-8386-5/85/83WK WBPP-AN-8386-5/84/83WK	Podpis [Podpis]	Rys I Skala 1:1000 Data 30.09.2015

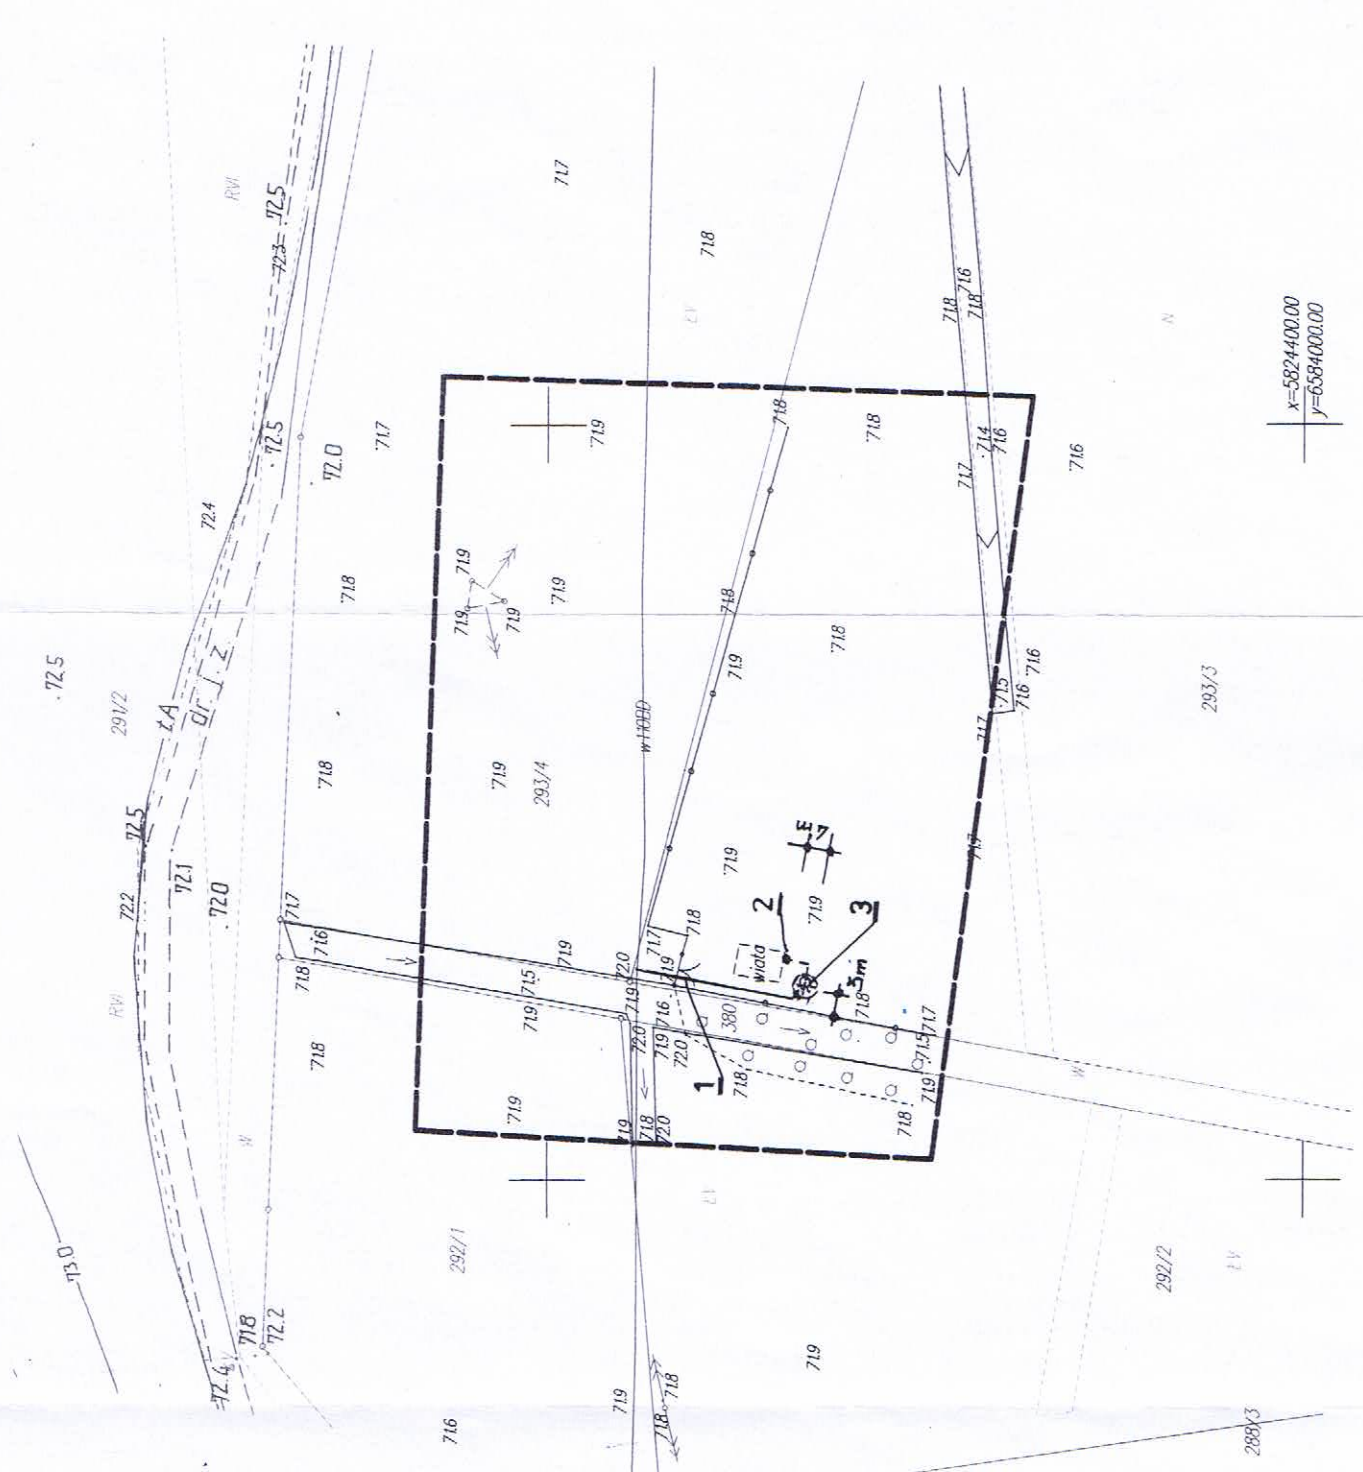

x=5824400.00  
 y=6584000.00